




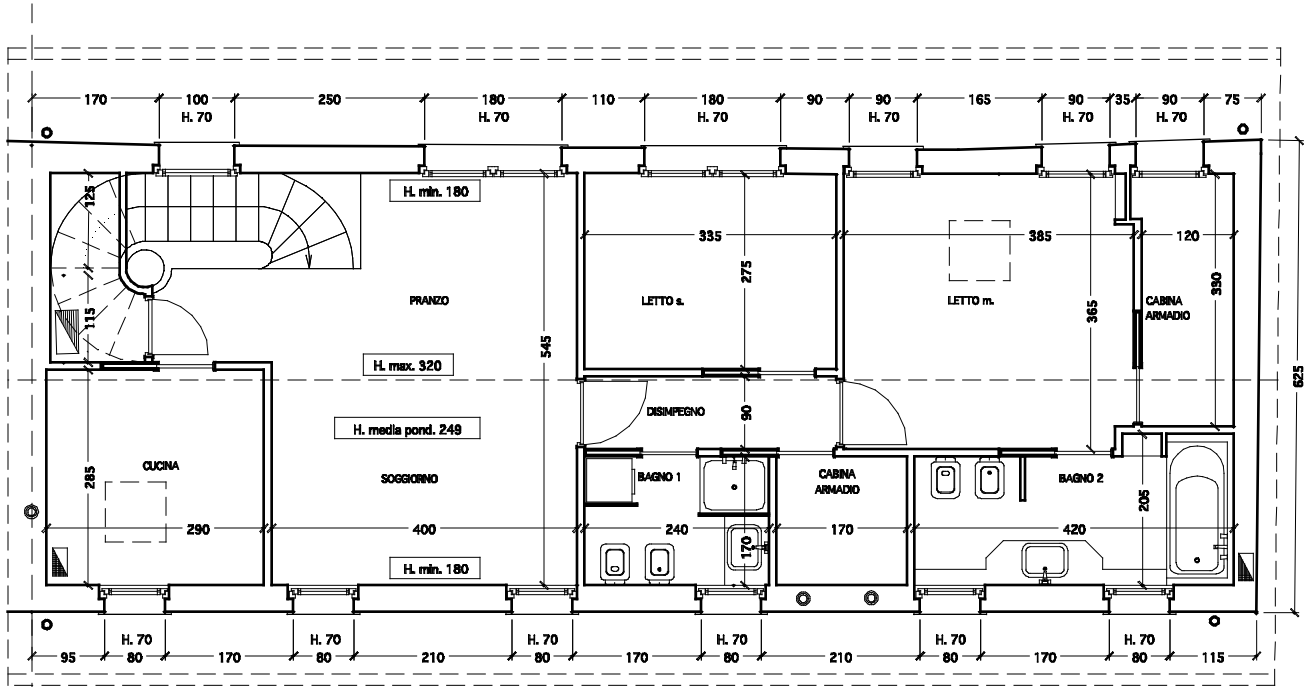


PIANTA PIANO SOTTOTETTO - PROGETTO

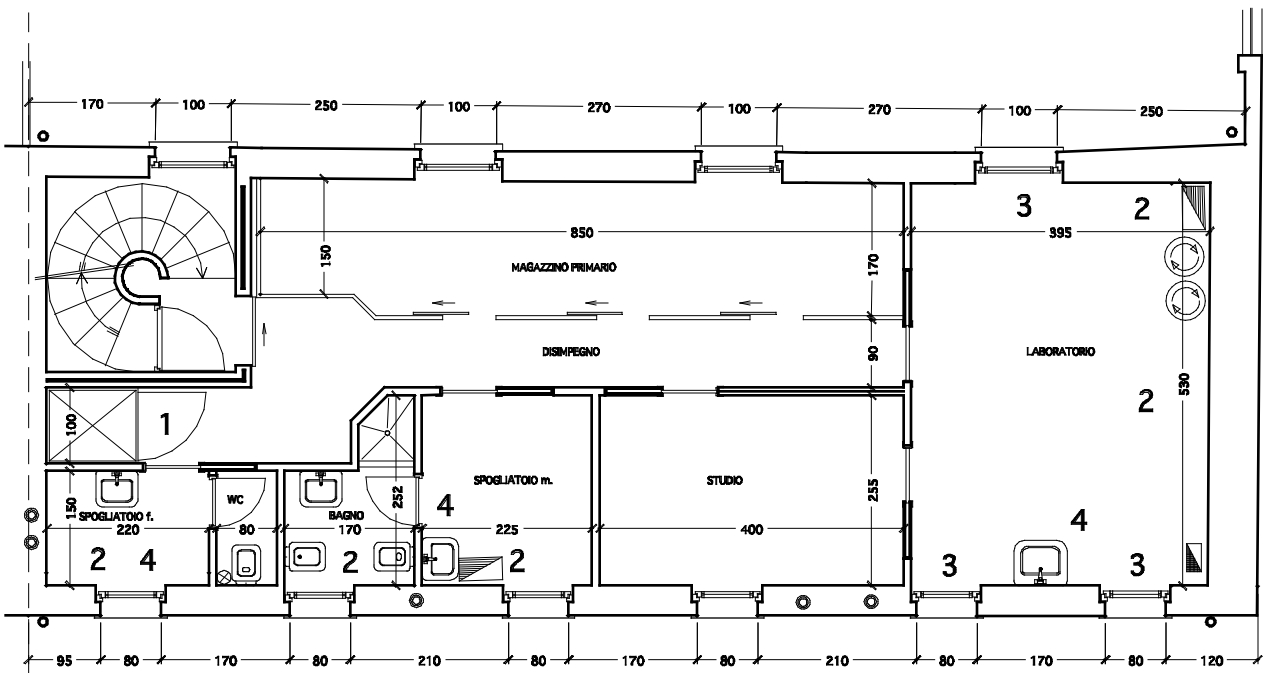


PIANTA PIANO PRIMO - PROGETTO

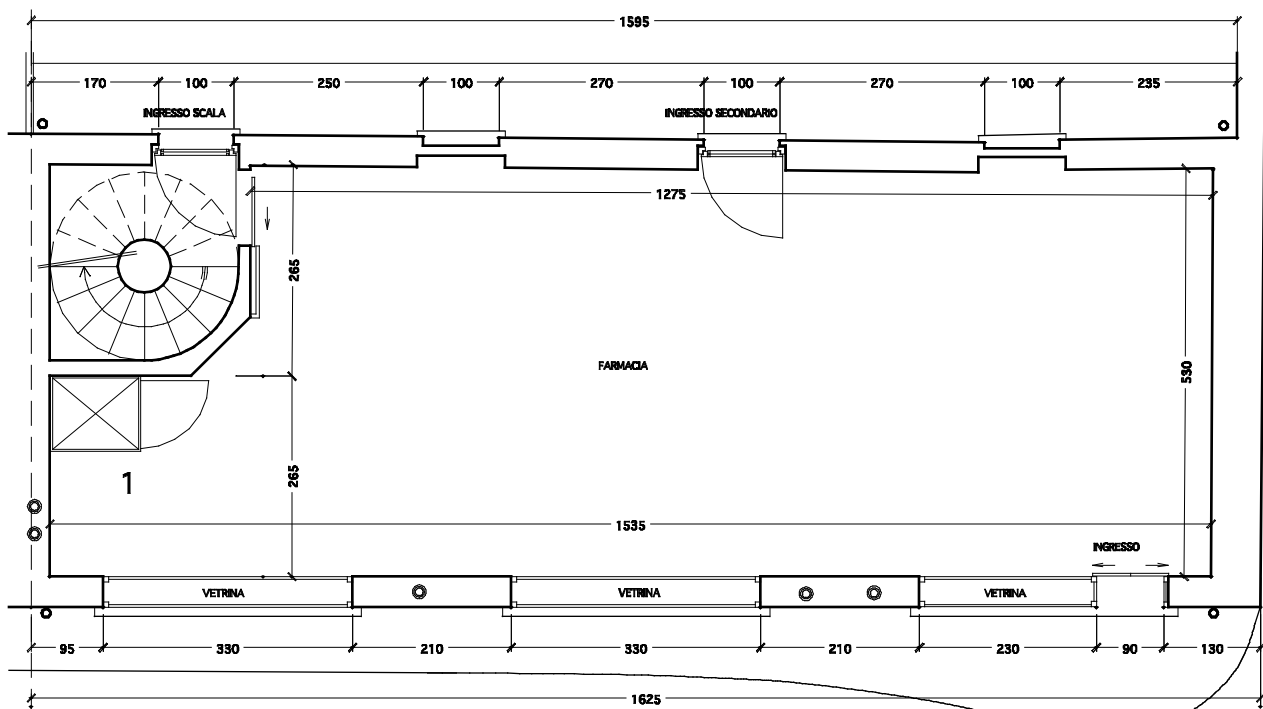


PIANTA PIANO TERRA - PROGETTO

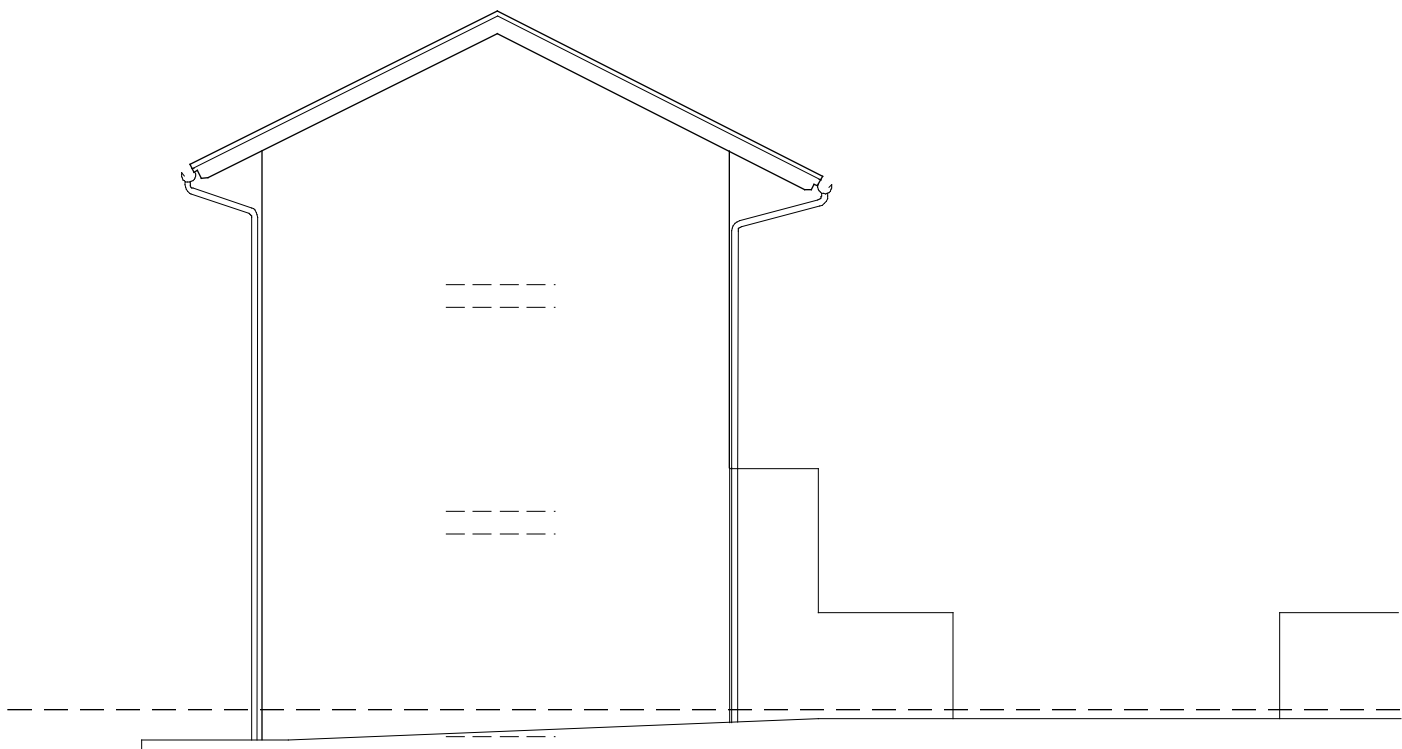


PROSPETTO SU VIA ISONZO - PROGETTO

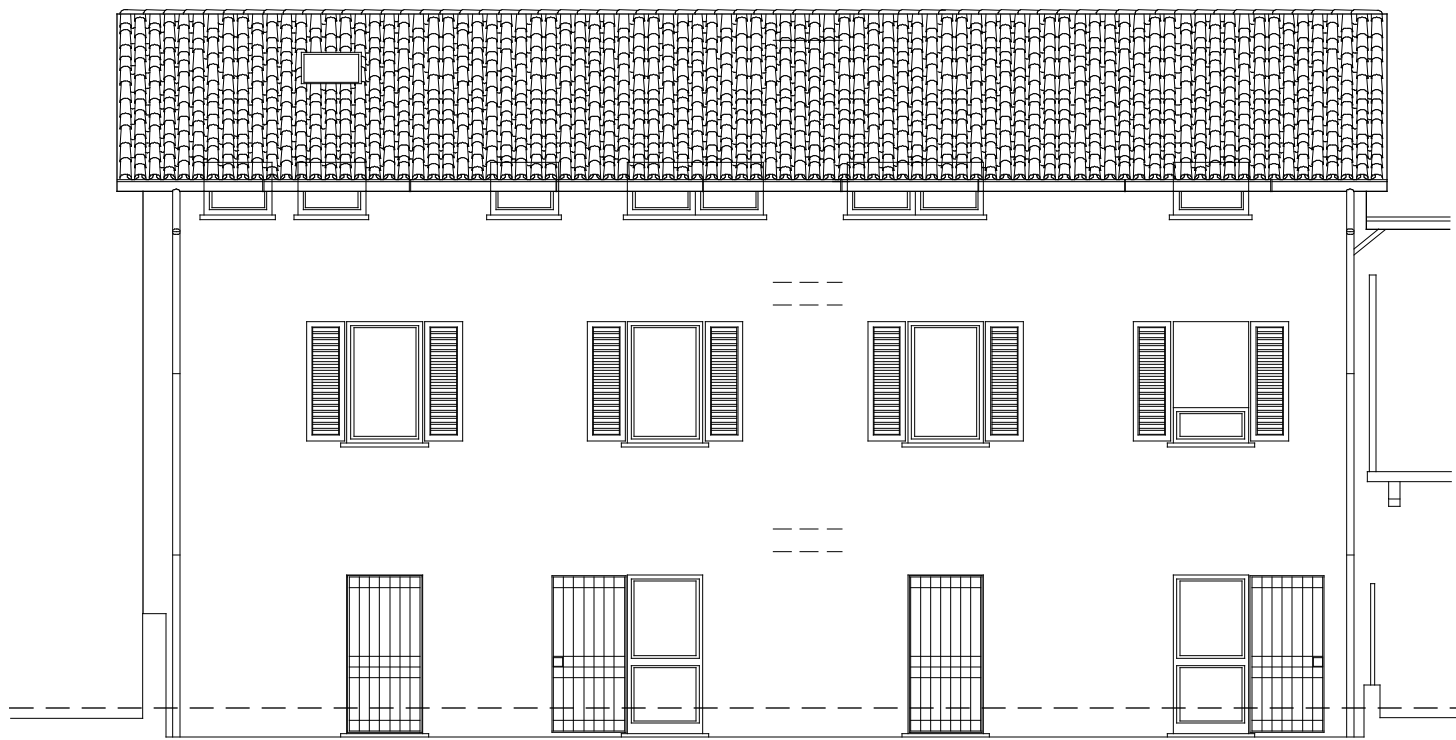

PROSPETTO SUL CORTILE - PROGETTO

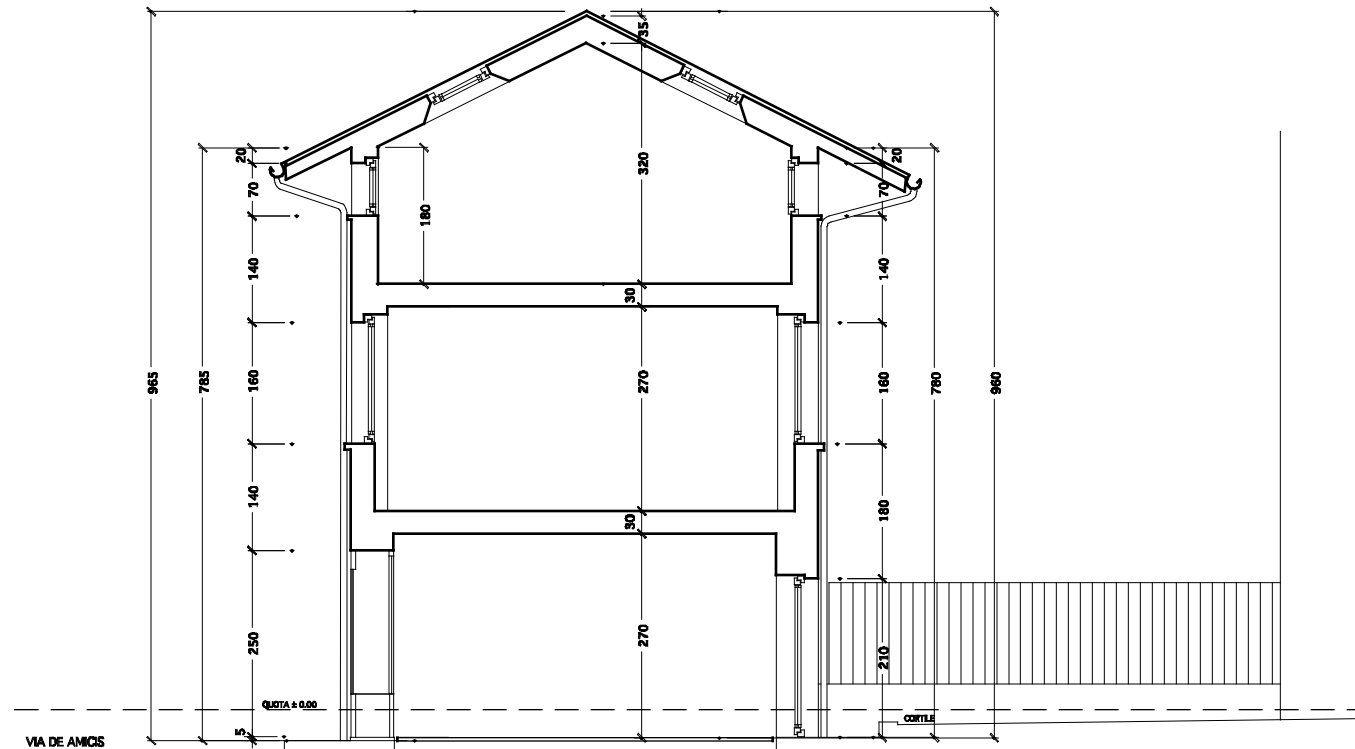

SEZIONE TRASVERSALE - PROGETTO

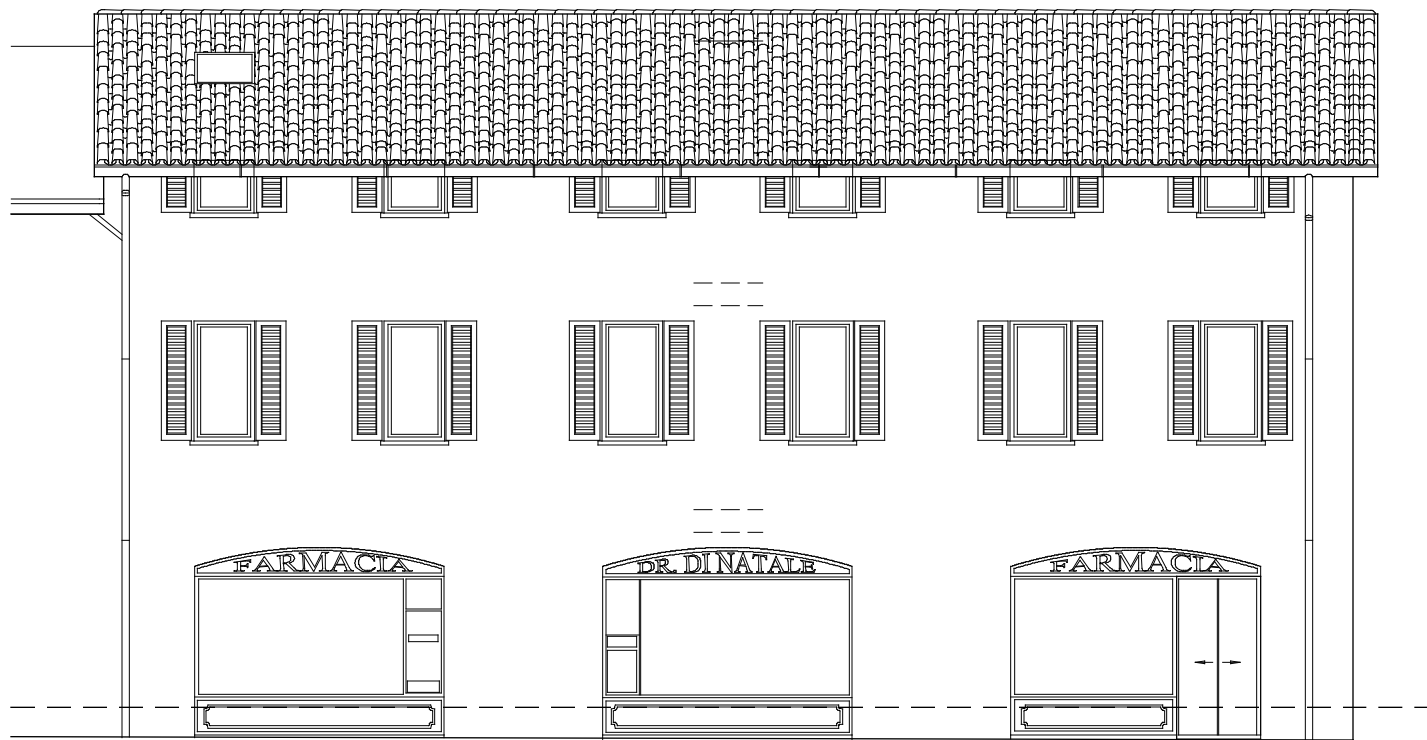

PROSPETTO SU VIA DE AMICIS - PROGETTO

- LEGENDA**
- CALDAIETTA MURALE FUNZIONAMENTO A GAS, A TENUTA STAGNA CONFORME AL D.P.R. 412/93 E ALLE NORME UNI-CIG 7192/92, CON CANNA FUMARIA DI ESALAZIONE A TETTO
 - UNITA' VENTILANTE PER CANALIZZAZIONI PIANO TERRA E PRIMO
 - CANNA DI ESTRAZIONE FUMI E VAPORI
 - ⊗ VENTILAZIONE FORZATA PER SERVIZI IGIENICI CIECHI
 - COLONNA DI SCARICO COLLEGATA ALLA RETE CONDOMINIALE CON RECAPITO FINALE ALLA FOGNATURA PUBBLICA

- 1 - installazione piattaforma elevatrice per disabili per garantire l'accesso ai servizi igienici dal piano terra al piano primo
- 2 - piastrellare le pareti fino ad una altezza di m. 2,00
- 3 - installazione zanzariere
- 4 - rubinetto a pedale

LEONARDO
ANGELINI
ARCHITETTO

VIA ARENA 18
TEL. 035.234609

24129 BERGAMO
FAX 035.235250

WEB
E-MAIL

www.studioangelini.it
studio@studioangelini.it

COMUNE DI GALLARATE - FRAZIONE DI CRENNIA
EDIFICIO IN VIA DE AMICIS - VIA ISONZO

VARIANTE ALLA C.E. N.57 DEL 09/05/2003 PER
MODIFICHE DISTRIBUTIVE INTERNE

PROGETTO

TAVOLA N. **510**

DATA 13.10.03

SCALA 1: 100